

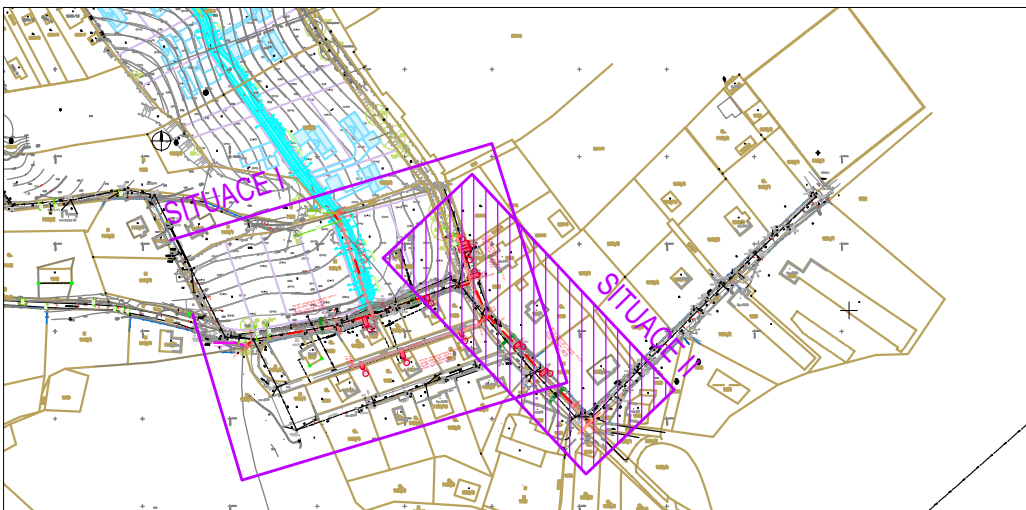


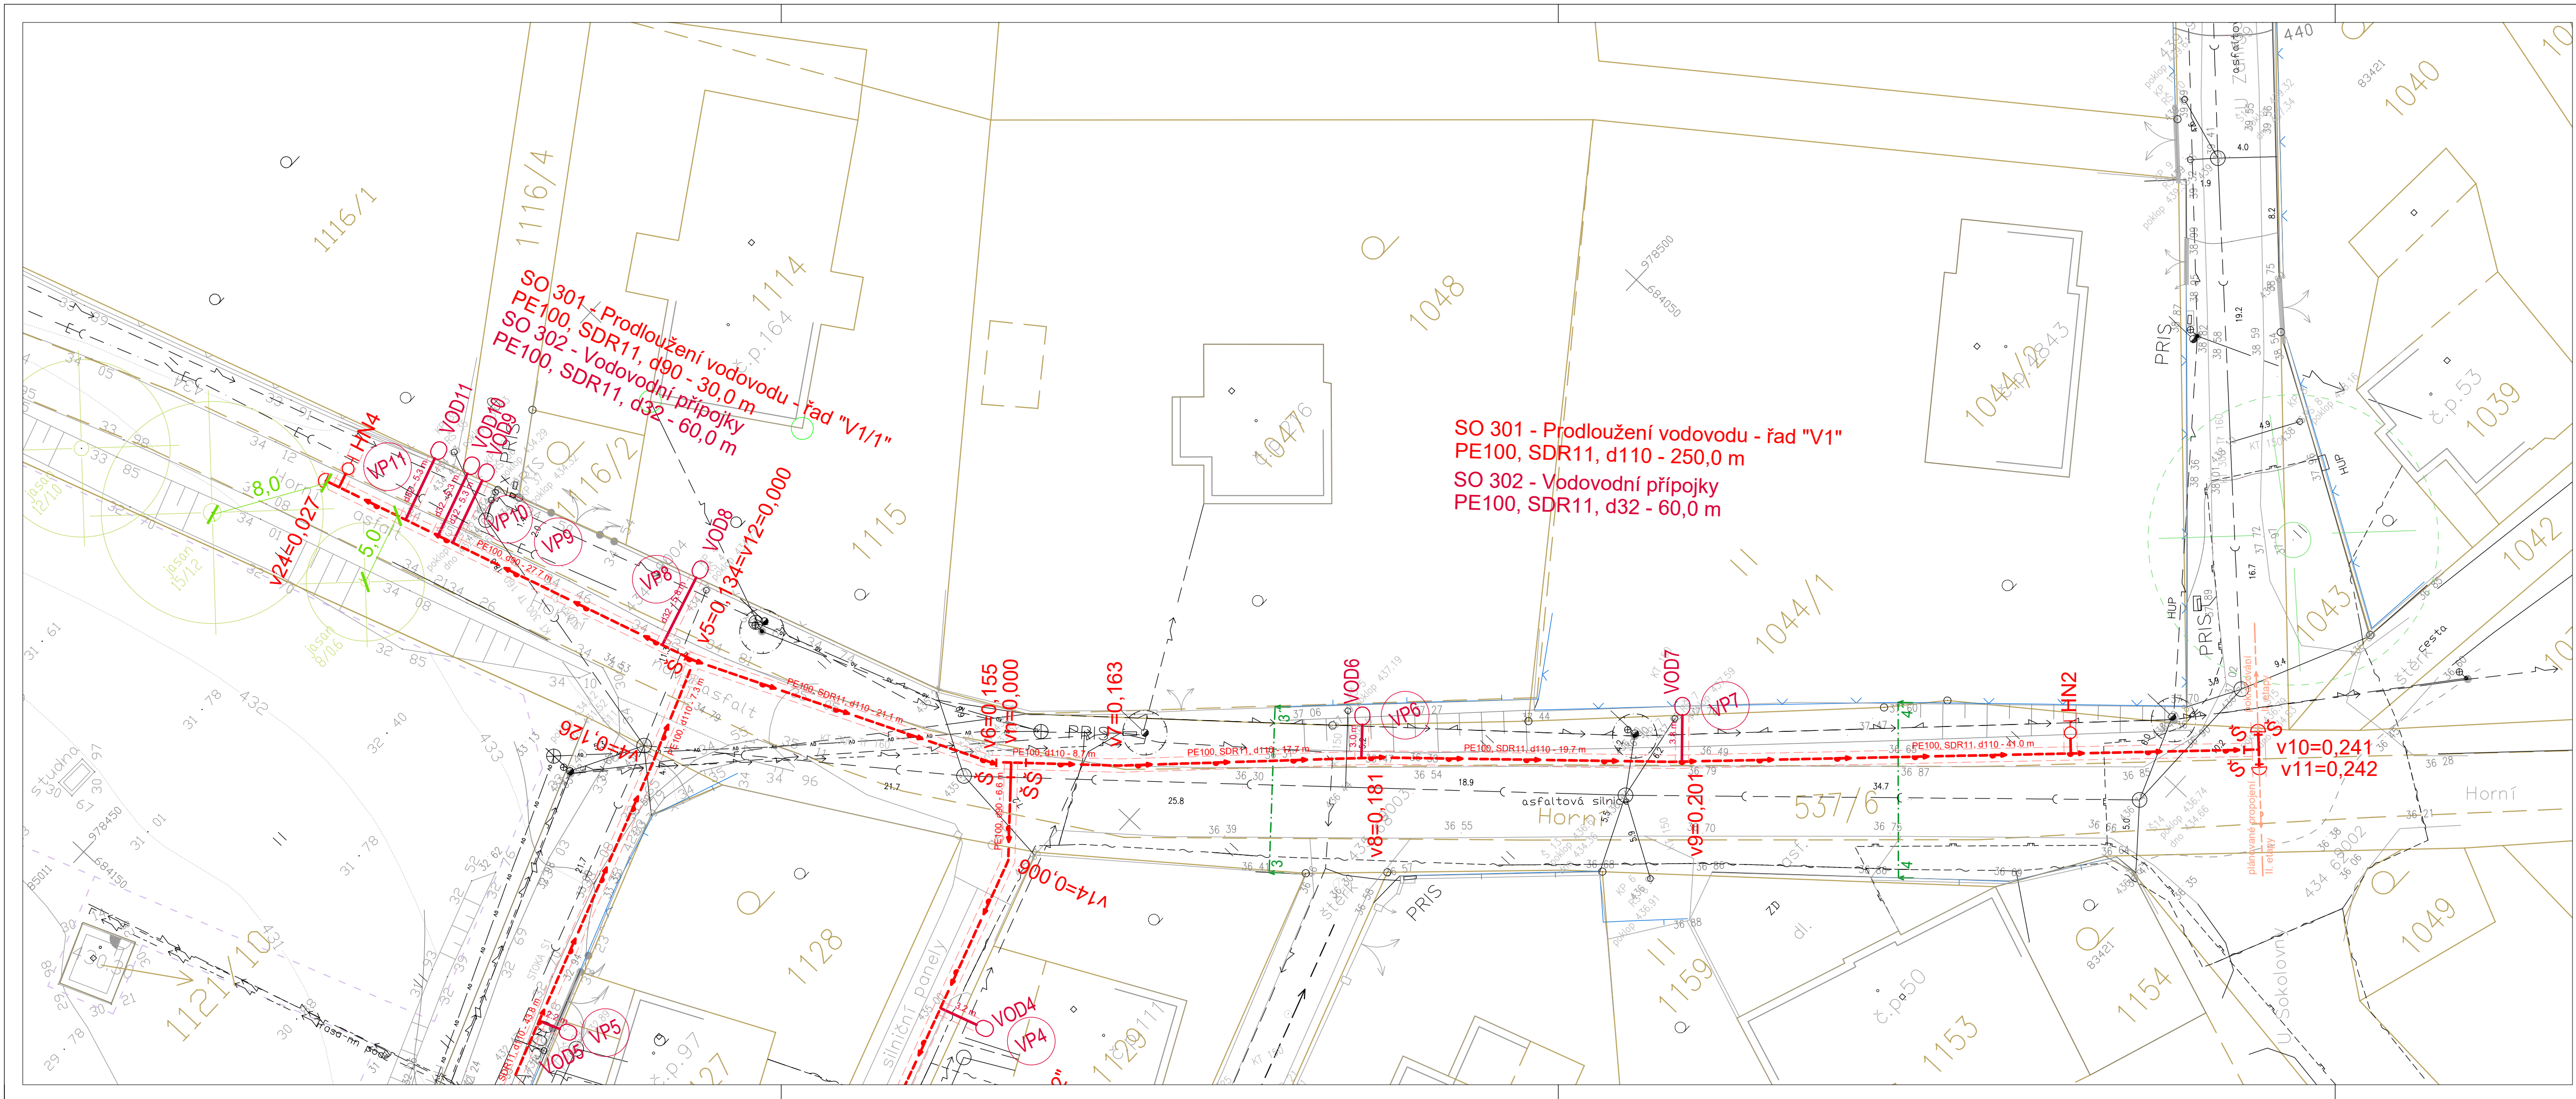

Navrhované:		Stávající:	
SO 301 - Prodloužení vodovodu	SO 302 - Vodovodní přípojky	Kanalizace	Vodovod
Uzavírací šoupě	Nadzemní hydrant DN80	Kabelové/vrchní vedení nn, VO	Vrchní/kabelové sdělovací vedení
LMový bod=stanoviště v km	Vododěrná šachta 1,0x1,2x1,9 m	VTL plynovod	Terénní hrany
VP10	Příčné řezy	Vrstevnice	Výškový bod
II. etapa vodovodu			

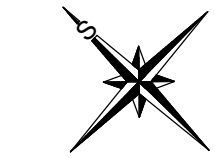

04		
03		
02		
01	Prodloužení řadu 'V1/0' na základě požadavku objednatele	09/2020
REVIZE Č.	OBSAH REVIZE	DATUM REVIZE

OBJEDNATEL:	Statutární město Jablonec nad Nisou Mírové náměstí 310/019, 486 01 Jablonec nad Nisou TEL: +420 321 111 FAX: +420 321 553 mjablonec@mestojablonec.cz, www.mestojablonec.cz
-------------	---

PROJEKTANT :	SNOWPLAN spol. s r.o. Městkova 390/2a, 460 07 Liberec III TEL: +420 484 845 571 GSM: +420 734 780 430 info@snowplan.cz, www.snowplan.cz
--------------	--

ZAKÁZKA Č.:	HLAVNÍ ŘÍZENÍ PROJEKTU: ING. PETR KORÍNEK	VYPRACOVÁNÍ: ING. PETR KORÍNEK
2019047-VPAL	ZODPOVĚDNÝ PROJEKTANT: ING. PETR KORÍNEK	KONTROLOVÁNÍ: ING. PETR KORÍNEK

AKCE:	Vodovod I. etapa - ul. Na Palouku, Horní Proseč nad Nisou
-------	---

OBJEKT:	SO 301 - Prodloužení vodovodu SO 302 - Vodovodní přípojky	STUPEŇ: DUR+DSP DATUM: ÚNOR 2020	ČÍSLO VÝRISKU:
---------	--	---	----------------

PŘÍLOHA:	KOORDINAČNÍ SITUACE II.	ČÍSLO PŘÍLOHY: C.3.2	MĚŘÍTKO: 1:250
----------	-------------------------	-------------------------	-------------------